




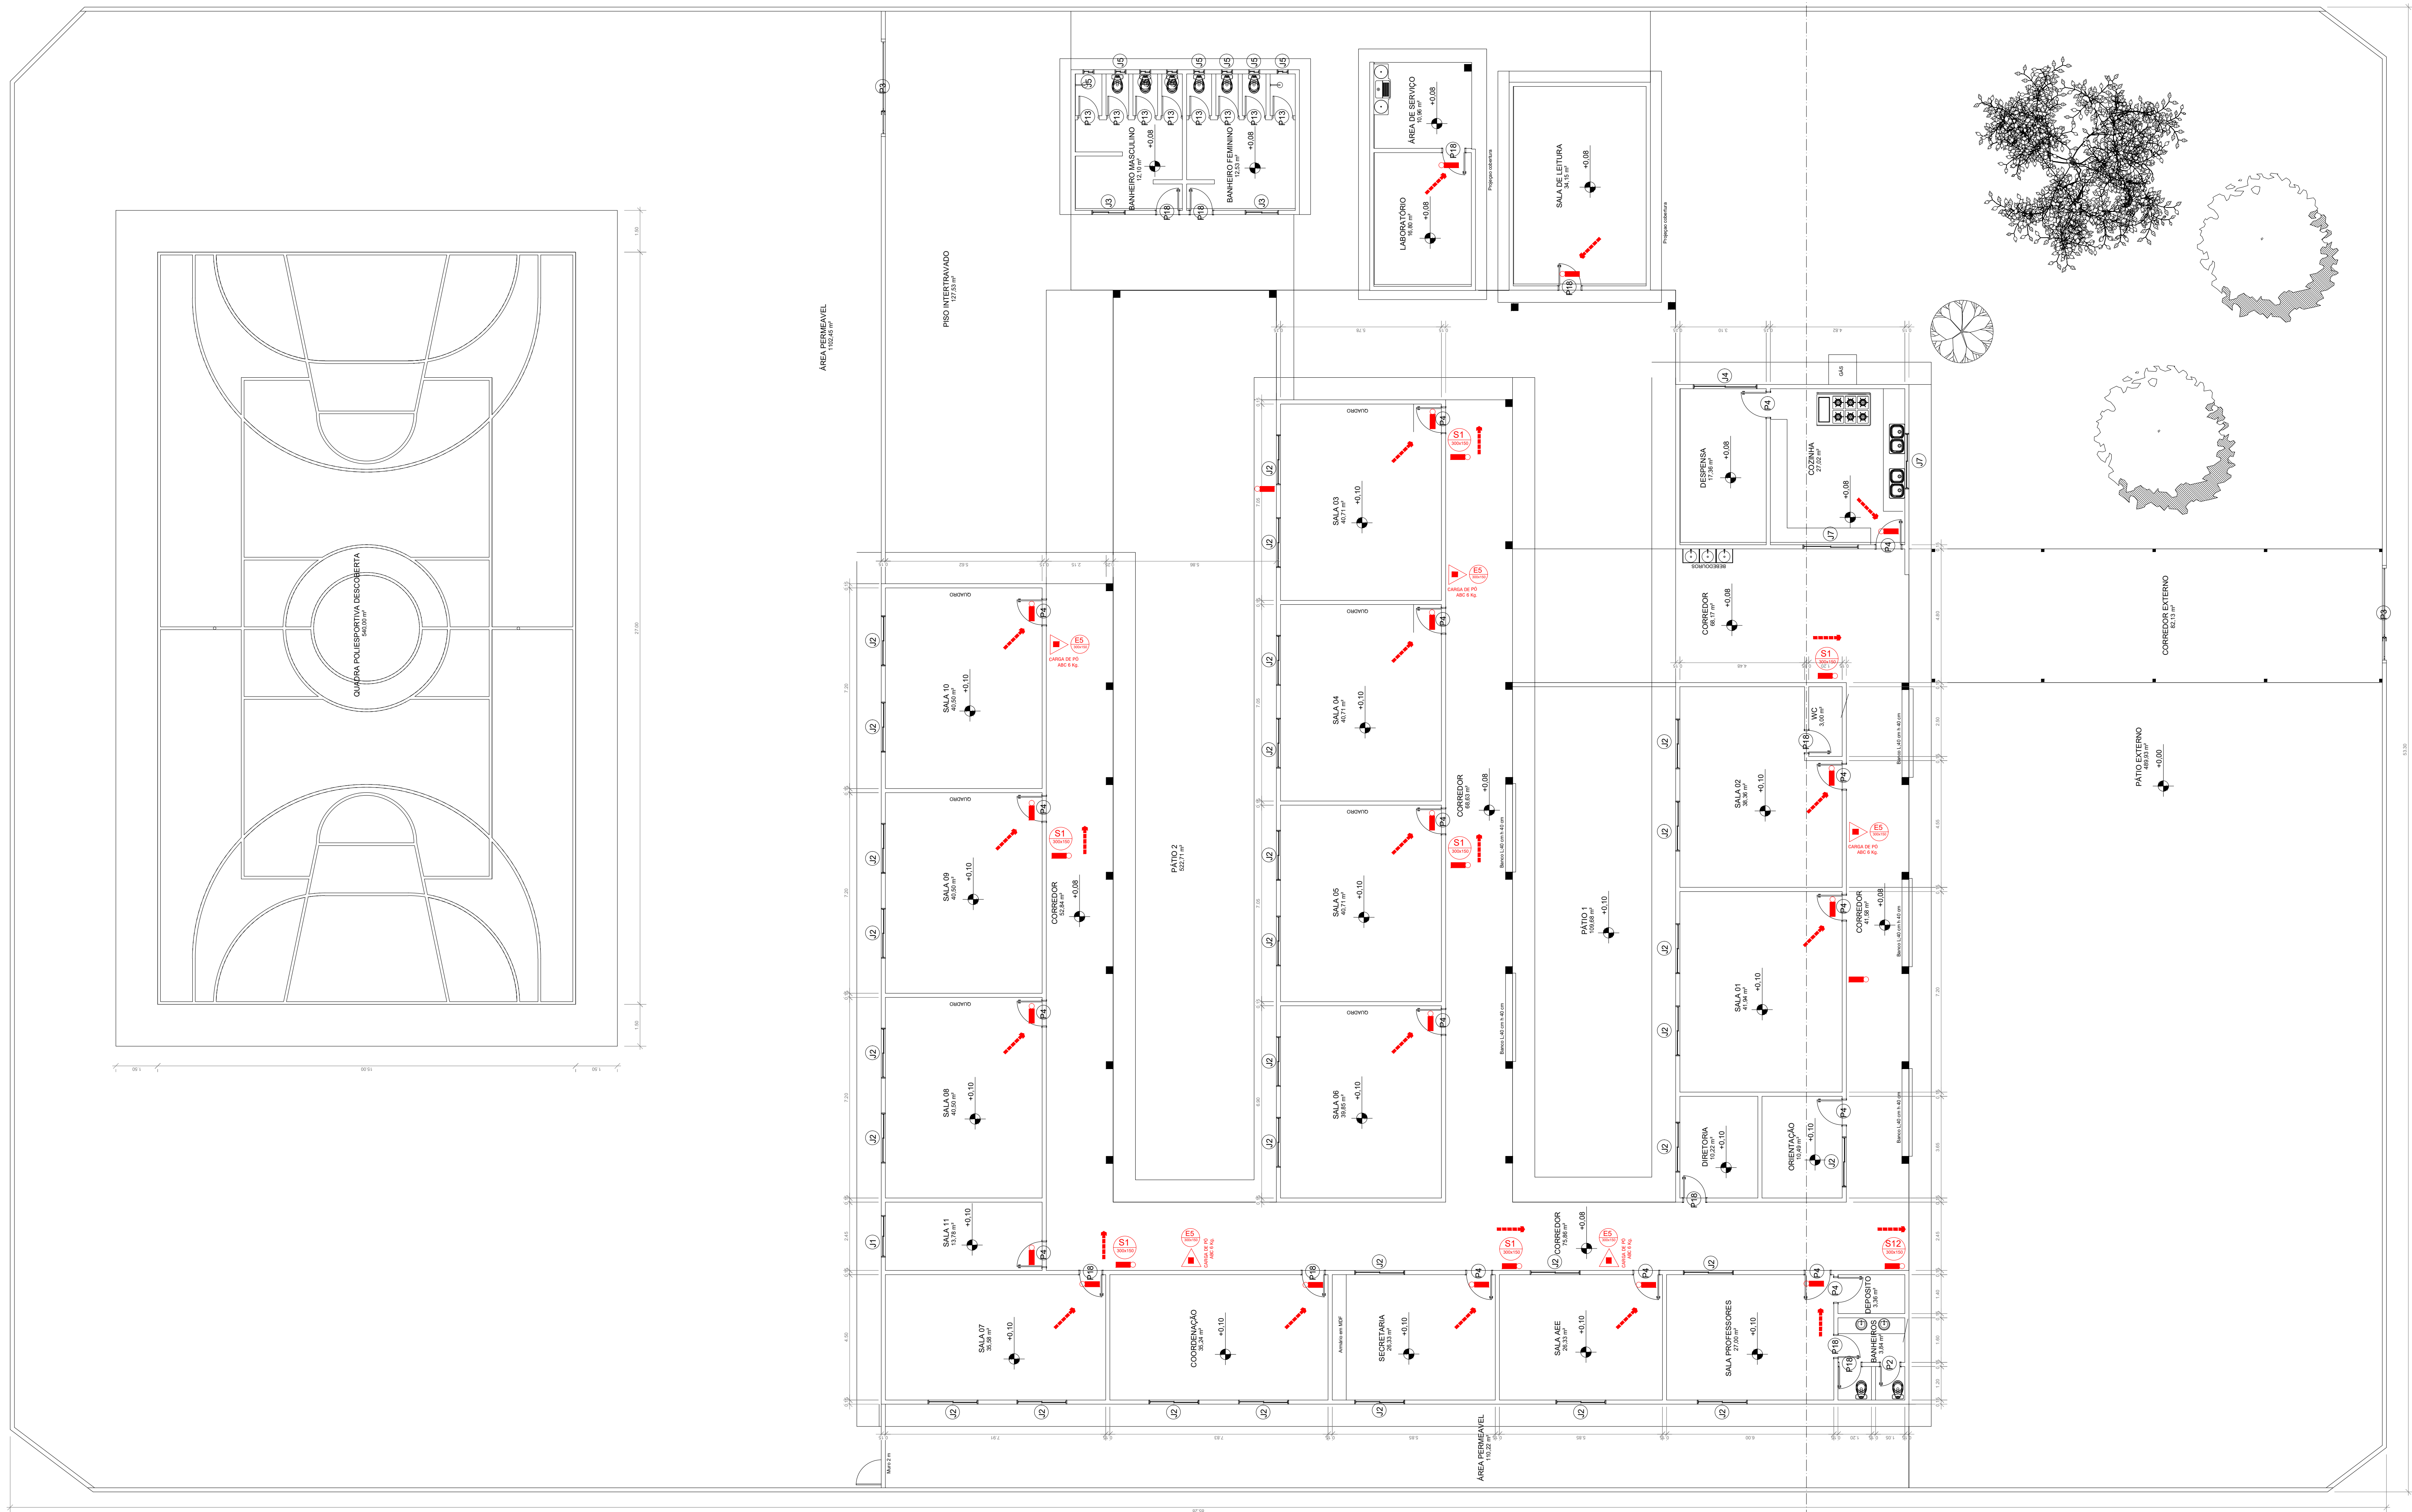


PLANTA BAIXA - PAV. TÉRREO
ESCALA 1:100

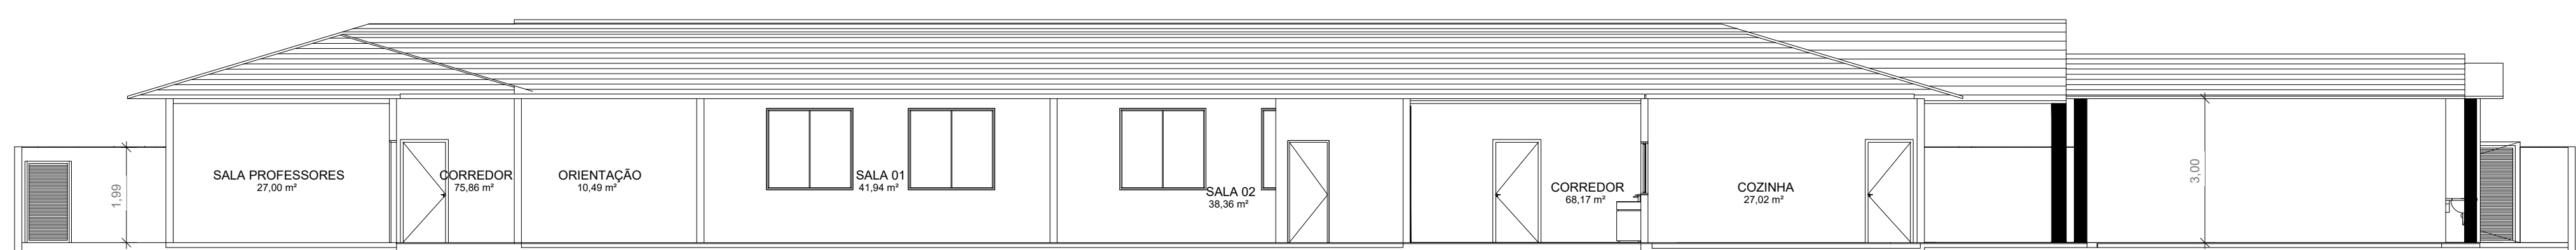

CORTE AA
ESCALA 1:100

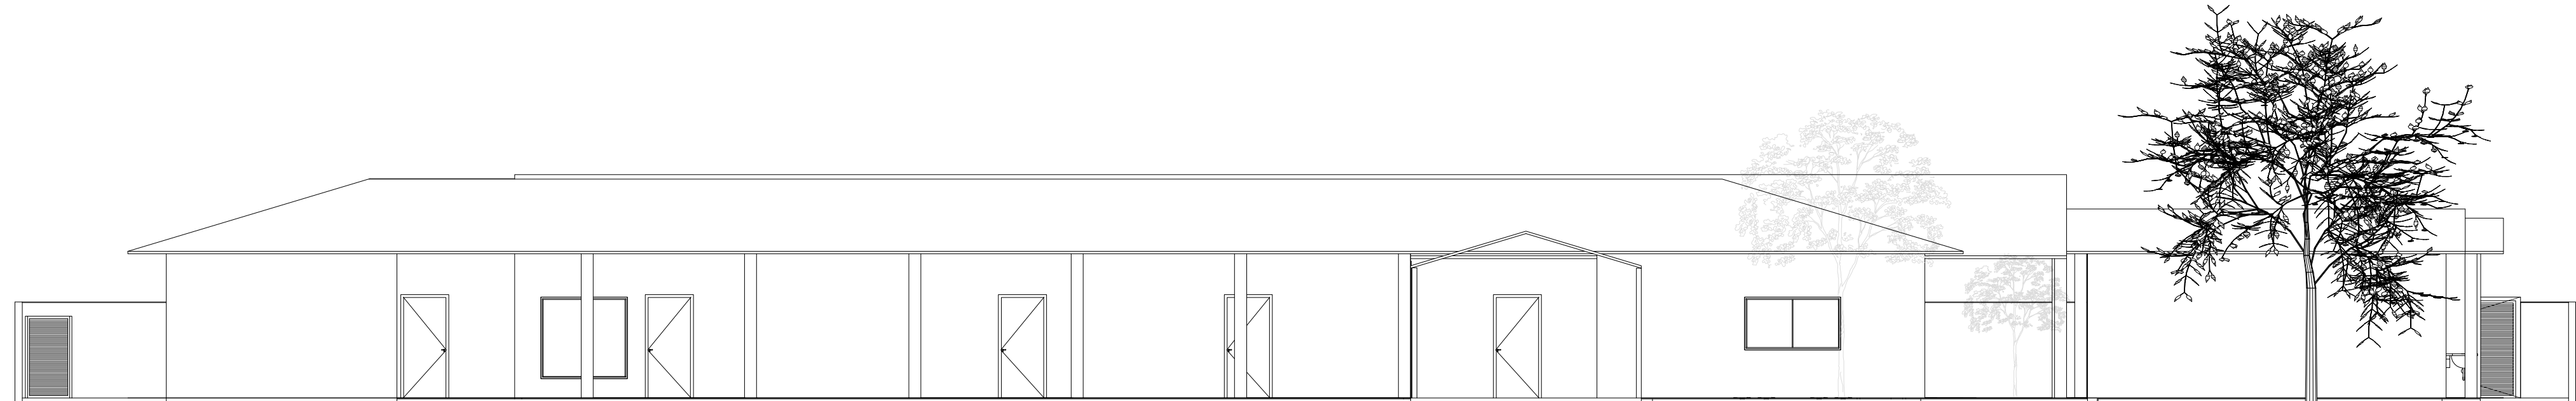

FACHADA FRONTAL
ESCALA 1:100

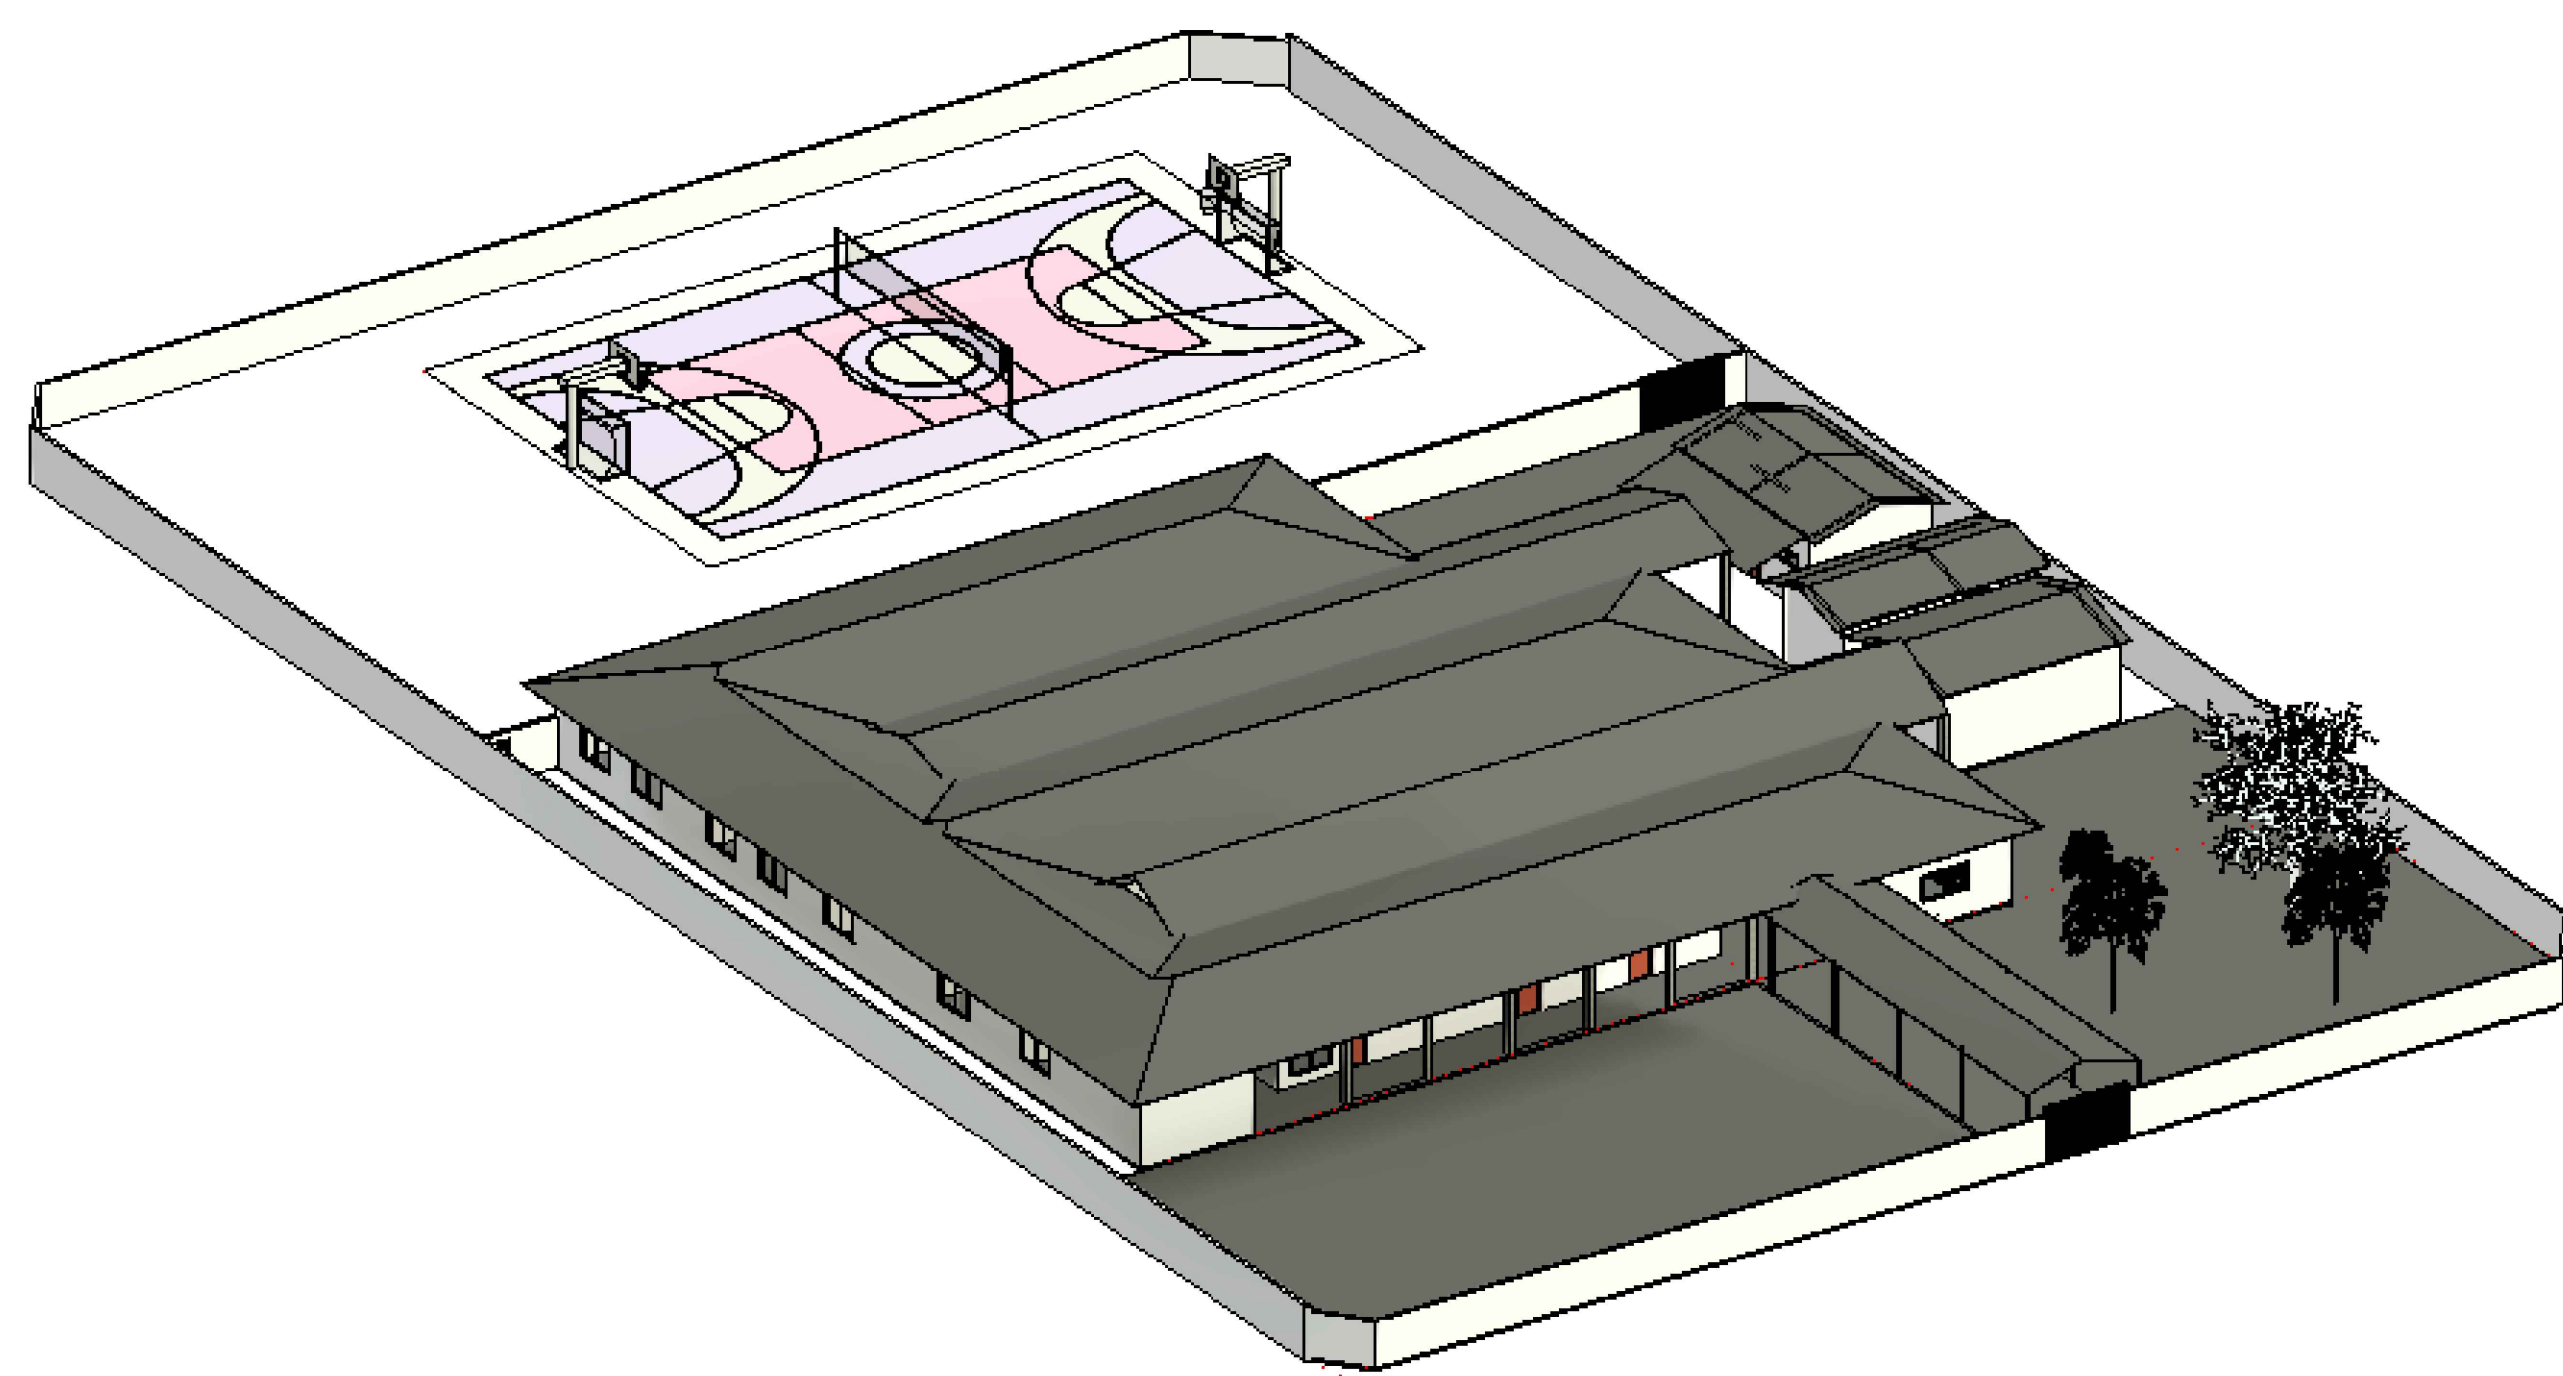

PERSPECTIVA 3D
SEM ESCALA



PLANTA DE SITUAÇÃO
SEM ESCALA

LEGENDA DO SISTEMA DE PROTEÇÃO	
	EXTINTOR-2-A (10L) - CARGA DIÁGUA (usado em madeira, tecido, papel, etc.)
	EXTINTOR-20-B-C (8kg) - CARGA DE PÓ BC (usado em equipamento energizado e líquidos inflamáveis)
	EXTINTOR-20-A-B-C (8kg) - CARGA DE PÓ ABC (usado em equipamento energizado e líquidos inflamáveis)
	PONTO DE ILUMINAÇÃO DE EMERGENCIA por bateria - (tipo autônomo tipo 12V)
	SÍMBOLOGIA DE SINALIZAÇÃO DE PISO
	INDICAÇÃO DAS PLACAS DE SINALIZAÇÃO DE EMERGENCIA VER SÍMBOLO NA PRANCHA 010X

REVISÃO DE PROJETO: 00

PROJETO DE INCÊNDIO

FOLHA
2/2

RAZÃO SOCIAL/PROPRIETÁRIO: FUNDO MUNICIPAL DE EDUCACAO - FME
CNPJ/CPF: 18.138.175/0001-25
ENDEREÇO: CENTRO, RUA 17A, SN, CRISTALANDIA - TO, CEP: 77490-000
OBRA: ESCOLA MUNICIPAL DOM JAIME ANTÔNIO SCHUCK

RESPONSÁVEL LEGAL/PROPRIETÁRIO: FUNDO MUNICIPAL DE EDUCACAO - FME
CNPJ/CPF: 18.138.175/0001-25

assinatura digital
RESPONSÁVEL TÉCNICO PELO PROJETO: ENG. CIVIL GABRIELA FERREIRA DA SILVA
CREA: 317.586/D-TO
DOCUMENTO DE RESPONSABILIDADE TÉCNICA - ART: TO20250560372

assinatura digital
QUADRO DE ÁREAS:

ÁREA DO TERRENO: 4.545,42 m²
ÁREA DO PAV. TÉRREO: 1.574,34 m²

ÁREA TOTAL CONSTRUÍDA: 1.574,34 m²



ESCALA: CONFORME PRANCHAS

DATA: 09 DE ABRIL DE 2025

CONTEÚDO:
PLANTA DE COBERTURA
PLANTA DE SITUAÇÃO
ISOMETRICO HIDRANTES

OBSERVAÇÃO: REFORMA E ADEQUAÇÃO